



Propietario:  
**UNIVERSIDAD NACIONAL  
 AUTÓNOMA DE HONDURAS  
 UNAH**

Secretaría Ejecutiva de Administración  
 de Proyectos de Infraestructura  
**SEAPI**

Nombre del Proyecto:  
**CONSTRUCCIÓN E INSTALACIÓN  
 DE ELEVADORES EN EDIFICIOS  
 A1, A2, D1 Y F1,  
 CIUDAD UNIVERSITARIA**

Ubicación:  
**CIUDAD UNIVERSITARIA**


LEVANTAMIENTO: SEAPI - UNAH	DISEÑO ESTRUCTURAL: ING. RENÉ GIRÓN VARGAS CICH-5741
DISEÑO HIDROSANITARIO:	DISEÑO Y DIGITALIZACIÓN: ARQ. GLORIA ARITA CAH-LV 981
REVISÓ: ARQ. GLENDA LAGOS CAH-322 ARQ. MARÍA DE LOS ÁNGELES HERNÁNDEZ CAH-137	REVISÓ: ING. IVÁN CASTRO SIERRA DIRECTOR TÉCNICO DE PROYECTOS CICH-1174
APROBÓ: ING. CARMEN LASTENIA FLORES SANTOS SECRETARÍA EJECUTIVA CICH-0897	

Contenido:  
**PLANTA DE  
 LOCALIZACIÓN DE  
 ELEVADOR EN  
 EDIFICIO A1**

MODIFICACIÓN	APROBÓ	FECHA

Notas:

ESCALA: 1:200	PLANO: <b>A1-01</b>
FECHA: NOVIEMBRE/2015	

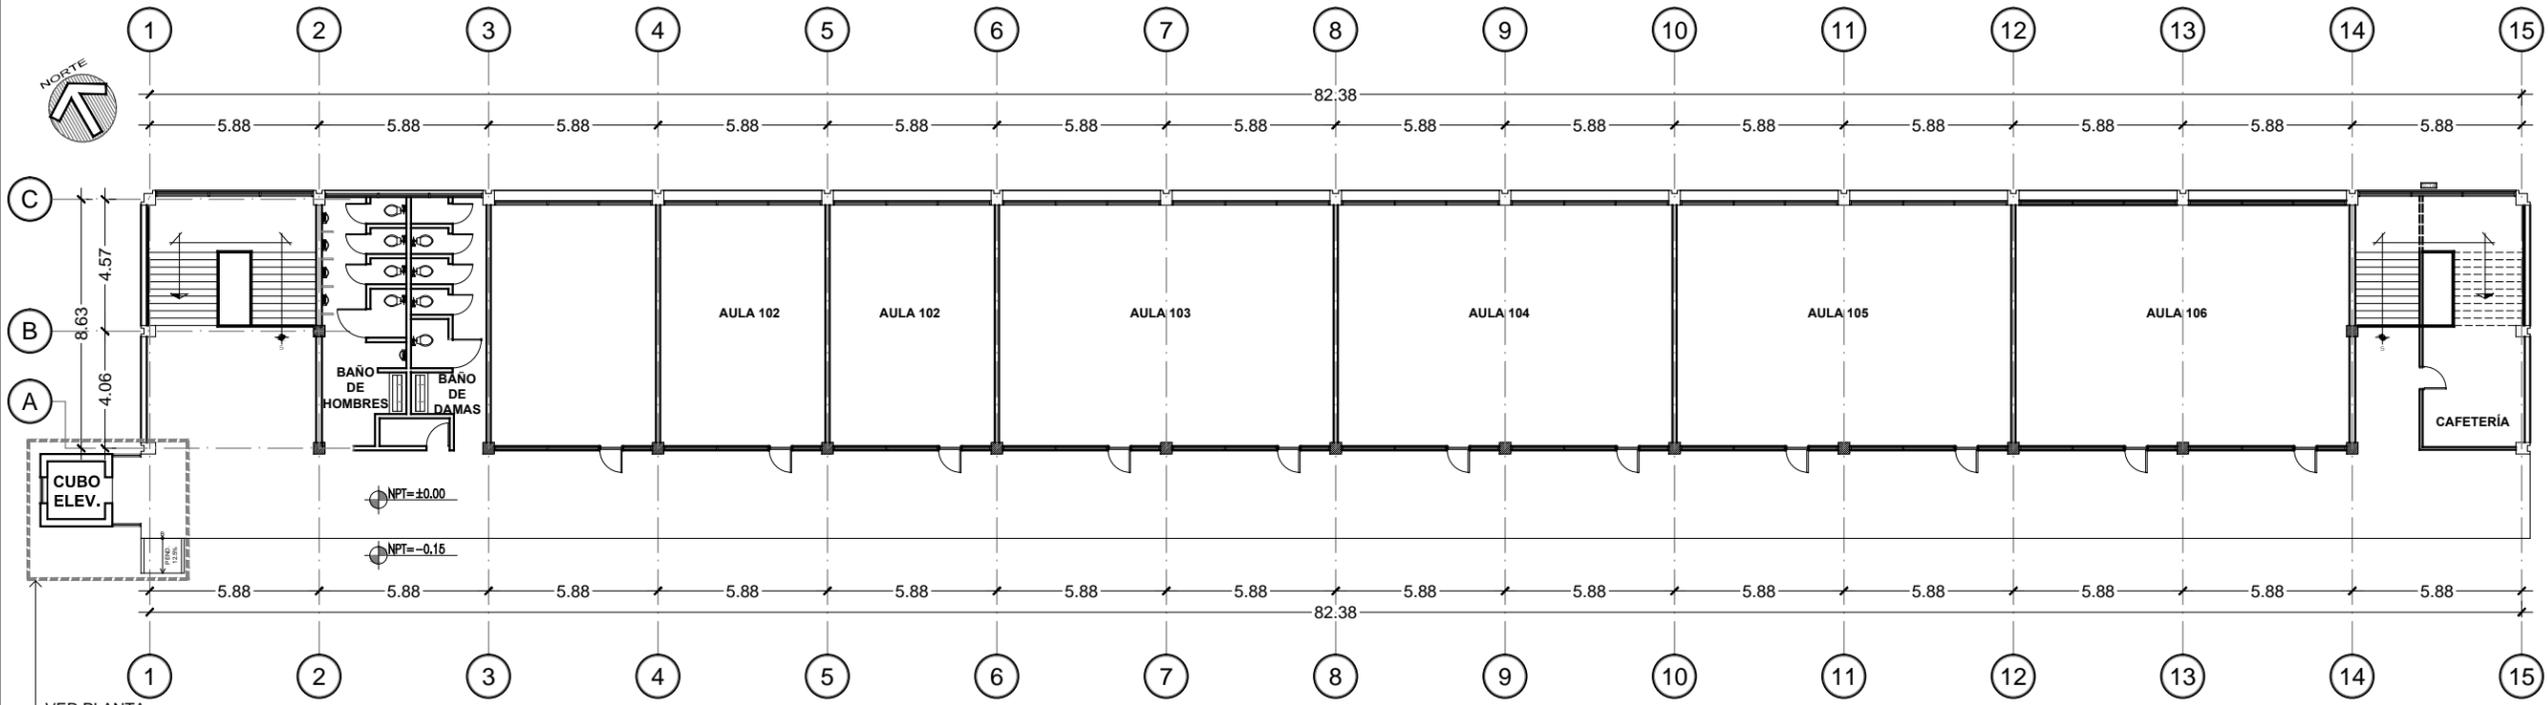

VER PLANTA  
 CONSTRUCTIVA  
 DEL ELEVADOR  
 EN HOJA A1-01

**1** PLANTA DE LOCALIZACIÓN DE  
 ELEVADOR EN EDIFICIO A1 - PRIMER NIVEL  
 ESC 1:200